


PLANTA BAIXA - MEZANINO
ESCALA 1:100


LEGENDA						
CODIGO	TIPO DE PLACA	MENSAGEM	GLIFO	QUANT.	DIMENSÕES (LAR.XALT.)	FIXAÇÃO
T04	TOTEM	VIDE DETALHAMENTO	-	01	60x210cm	NO PISO
T05	TOTEM	VIDE DETALHAMENTO	-	01	60x210cm	NO PISO
PP3	PLACA DE PORTA	SOMENTE FUNCIONARIOS	-	03	60x12cm	NA PORTA
LA1	LÂMINA ADESIVA	EXPOSIÇÕES	-	08	VER DETALHE	NA PORTA
LA2	LÂMINA ADESIVA	RESTAURANTE	-	02	VER DETALHE	NA PORTA
PP07	PLACA DE PORTA COM GLIFO	SANTÁRIOS GLIFO: FEMININO/MASCULINO	-	1	30x30cm	NA PORTA
PP08	PLACA DE PORTA COM GLIFO	SANTÁRIO MASCULINO GLIFO: MASCULINO	-	1	24x30cm	NA PORTA
PP09	PLACA DE PORTA COM GLIFO	SANTÁRIO FEMININO GLIFO: FEMININO	-	1	24x30cm	NA PORTA
PP10	PLACA DE PORTA COM GLIFO	SANTÁRIO FEMININO GLIFO: FEMININO	-	02	24x30cm	NA PORTA
PP11	PLACA DE PORTA COM GLIFO	SANTÁRIO MASCULINO GLIFO: MASCULINO	-	02	24x30cm	NA PORTA
PP12	PLACA DE PORTA COM GLIFO	SANTÁRIOS GLIFO: MASCULINO/DEFICIENTES	-	01	34x30cm	NA PORTA
P01	PLACA COM GLIFO	-	SAIDA DE EMERGENCIA	1	24x30cm	NA PAREDE
P02	PLACA COM GLIFO	-	DEFICIENTES	1	24x30cm	NA PAREDE
P03	PLACA COM GLIFO	-	EXTINTOR DE INCENDIO	1	24x30cm	NA PAREDE
P04	PLACA COM GLIFO	-	HIRANTE	1	24x30cm	NA PAREDE
9	PLACA LOCAL (SOMENTE TEXTO)	SEÇÃO ADMINISTRATIVA	-	02	-	NA DIVISÓRIA
10	PLACA LOCAL (SOMENTE TEXTO)	REUNIÃO	-	02	-	NA PORTA
10B	PLACA LOCAL (SOMENTE TEXTO)	SALA DOS FILATELISTAS	-	01	-	NA PORTA
11	PLACA LOCAL (SOMENTE TEXTO)	GERÊNCIA	-	02	-	NA PORTA
12	PLACA LOCAL (SOMENTE TEXTO)	ALMOXARIFADO	-	01	-	NA PORTA
31	PLACA LOCAL (SOMENTE TEXTO)	SALA DOS FILATELISTAS	-	01	-	NA PORTA
32	PLACA LOCAL (SOMENTE TEXTO)	ÁREA DE APOIO	-	01	-	NA DIVISÓRIA
33	PLACA LOCAL (SOMENTE TEXTO)	SEÇÃO DE FILATELIA	-	01	-	NA DIVISÓRIA
34	PLACA LOCAL (SOMENTE TEXTO)	ASSESSORIA	-	01	-	NA DIVISÓRIA
35	PLACA LOCAL (SOMENTE TEXTO)	ADMINISTRAÇÃO DO CENTRO CULTURAL	-	01	-	NA PORTA
LA	SUPERIOR - AMARELA (6cm) REF. SINALIZADOR 7723-35 INFERIOR - AZUL (3cm) REF. SINALIZ. BLUE 7723-37 LINHA OPAQUE - 3M	-	-	13.90m	-	NO VEDRO

APROVADO	ASSINATURA	MATRÍCULA E DT DATA
REOP 01		
AGÊNCIA CENTRAL		
CENTRO CULTURAL		
SEÇÃO FILATELICA		
GERAD		
GEREP		
EMPRESA BRASILEIRA DE CORREIOS E TELEGRAFOS		
DEPARTAMENTO DE ENGENHARIA		
DIVISÃO DE PROJETOS		
PROJETO: COMUNICAÇÃO VISUAL	NOME DO DESENHO: AGÊNCIA CENTRAL DE SÃO PAULO	
DESIGN: FLÁVIA OLIVEIRA	ARQUIVO: _____	
UNIDADE: _____	ESCALA: 1:100	FOLHA Nº: 2/2
APROVAÇÃO:	REVISÃO (1)	REVISÃO (2)
REVISÃO (3)	REVISÃO (4)	REVISÃO (5)

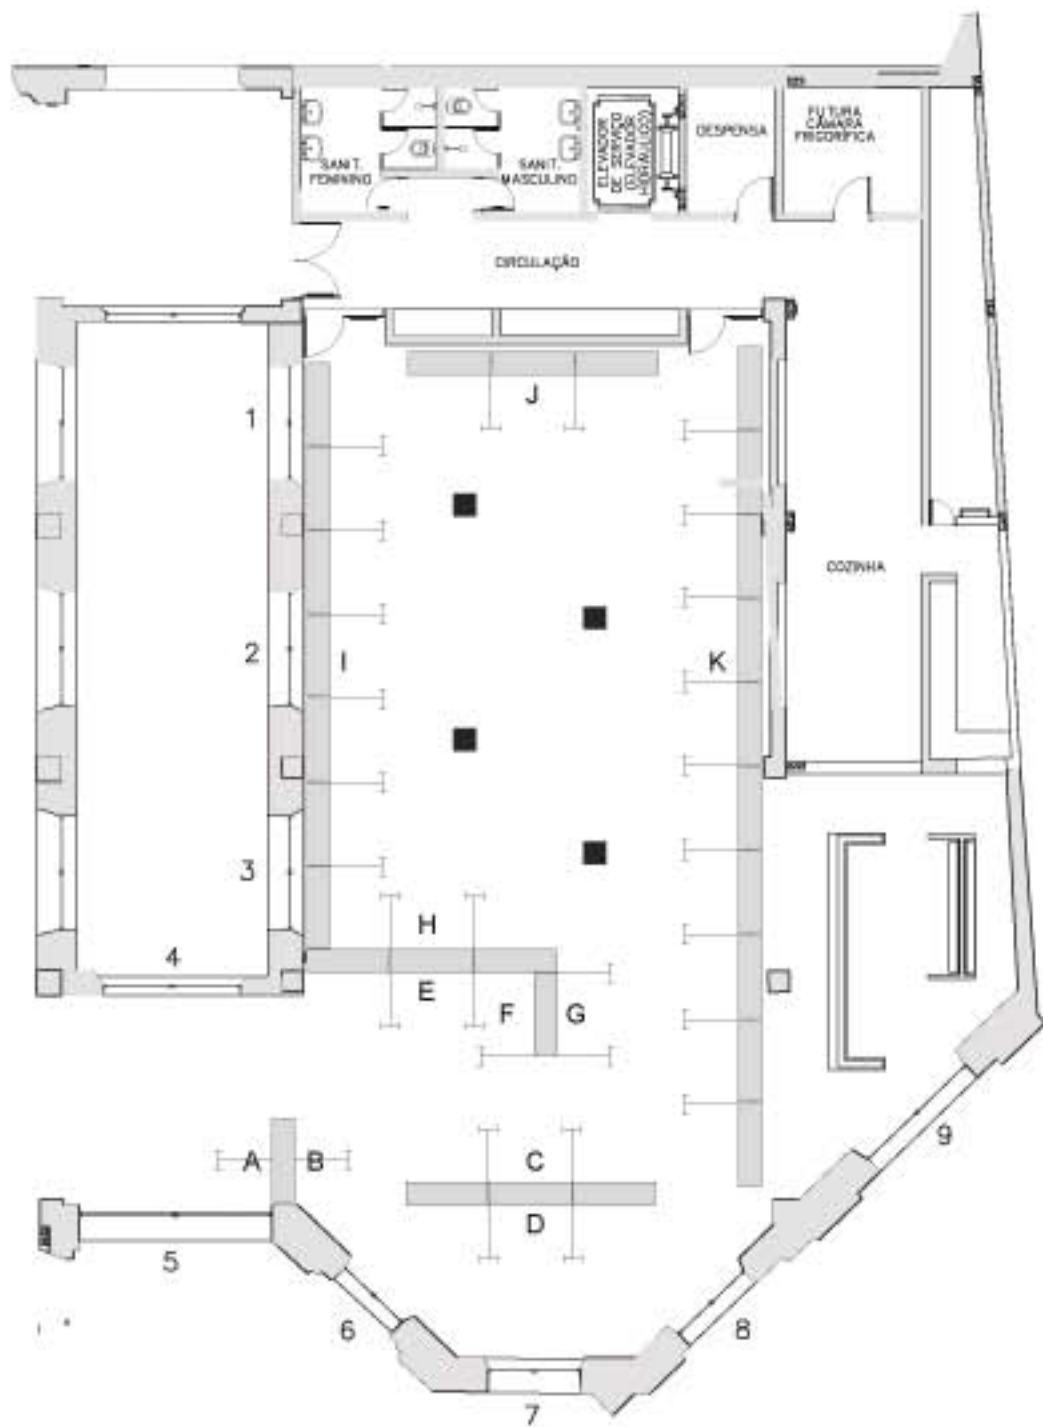

CENTRO CULTURAL CORREIOS SÃO PAULO

LEGENDA

 28 ESTRUTURAS MÓVEIS EM MDF(25mm) - 1.83x0.50 H=2.75m

 04 BASES 50 X 50 X 74

 ILUMINAÇÃO

JANELAS 1, 2, 3, 4 - ADESIVADAS COR BRANCA

JANELAS 5, 6, 7, 8, 9 - ADESIVADAS COR PRETA

PAREDE A

PAREDE B

PAREDE C

PAREDE D

PAREDE E

PAREDE F

PAREDE G

PAREDE H e I

PAREDE J e K

