

ESCALA: 1/500

DATA: FEV/2011

R J


GEREN

DEINF


ECT

DESENHISTA: ERIKA MACHADO


TÍTULO: CENTRO CULTURAL DOS CRREIOS PLANTA BAIXA TERREO
LOCAÇÃO DO ARQUIVO:

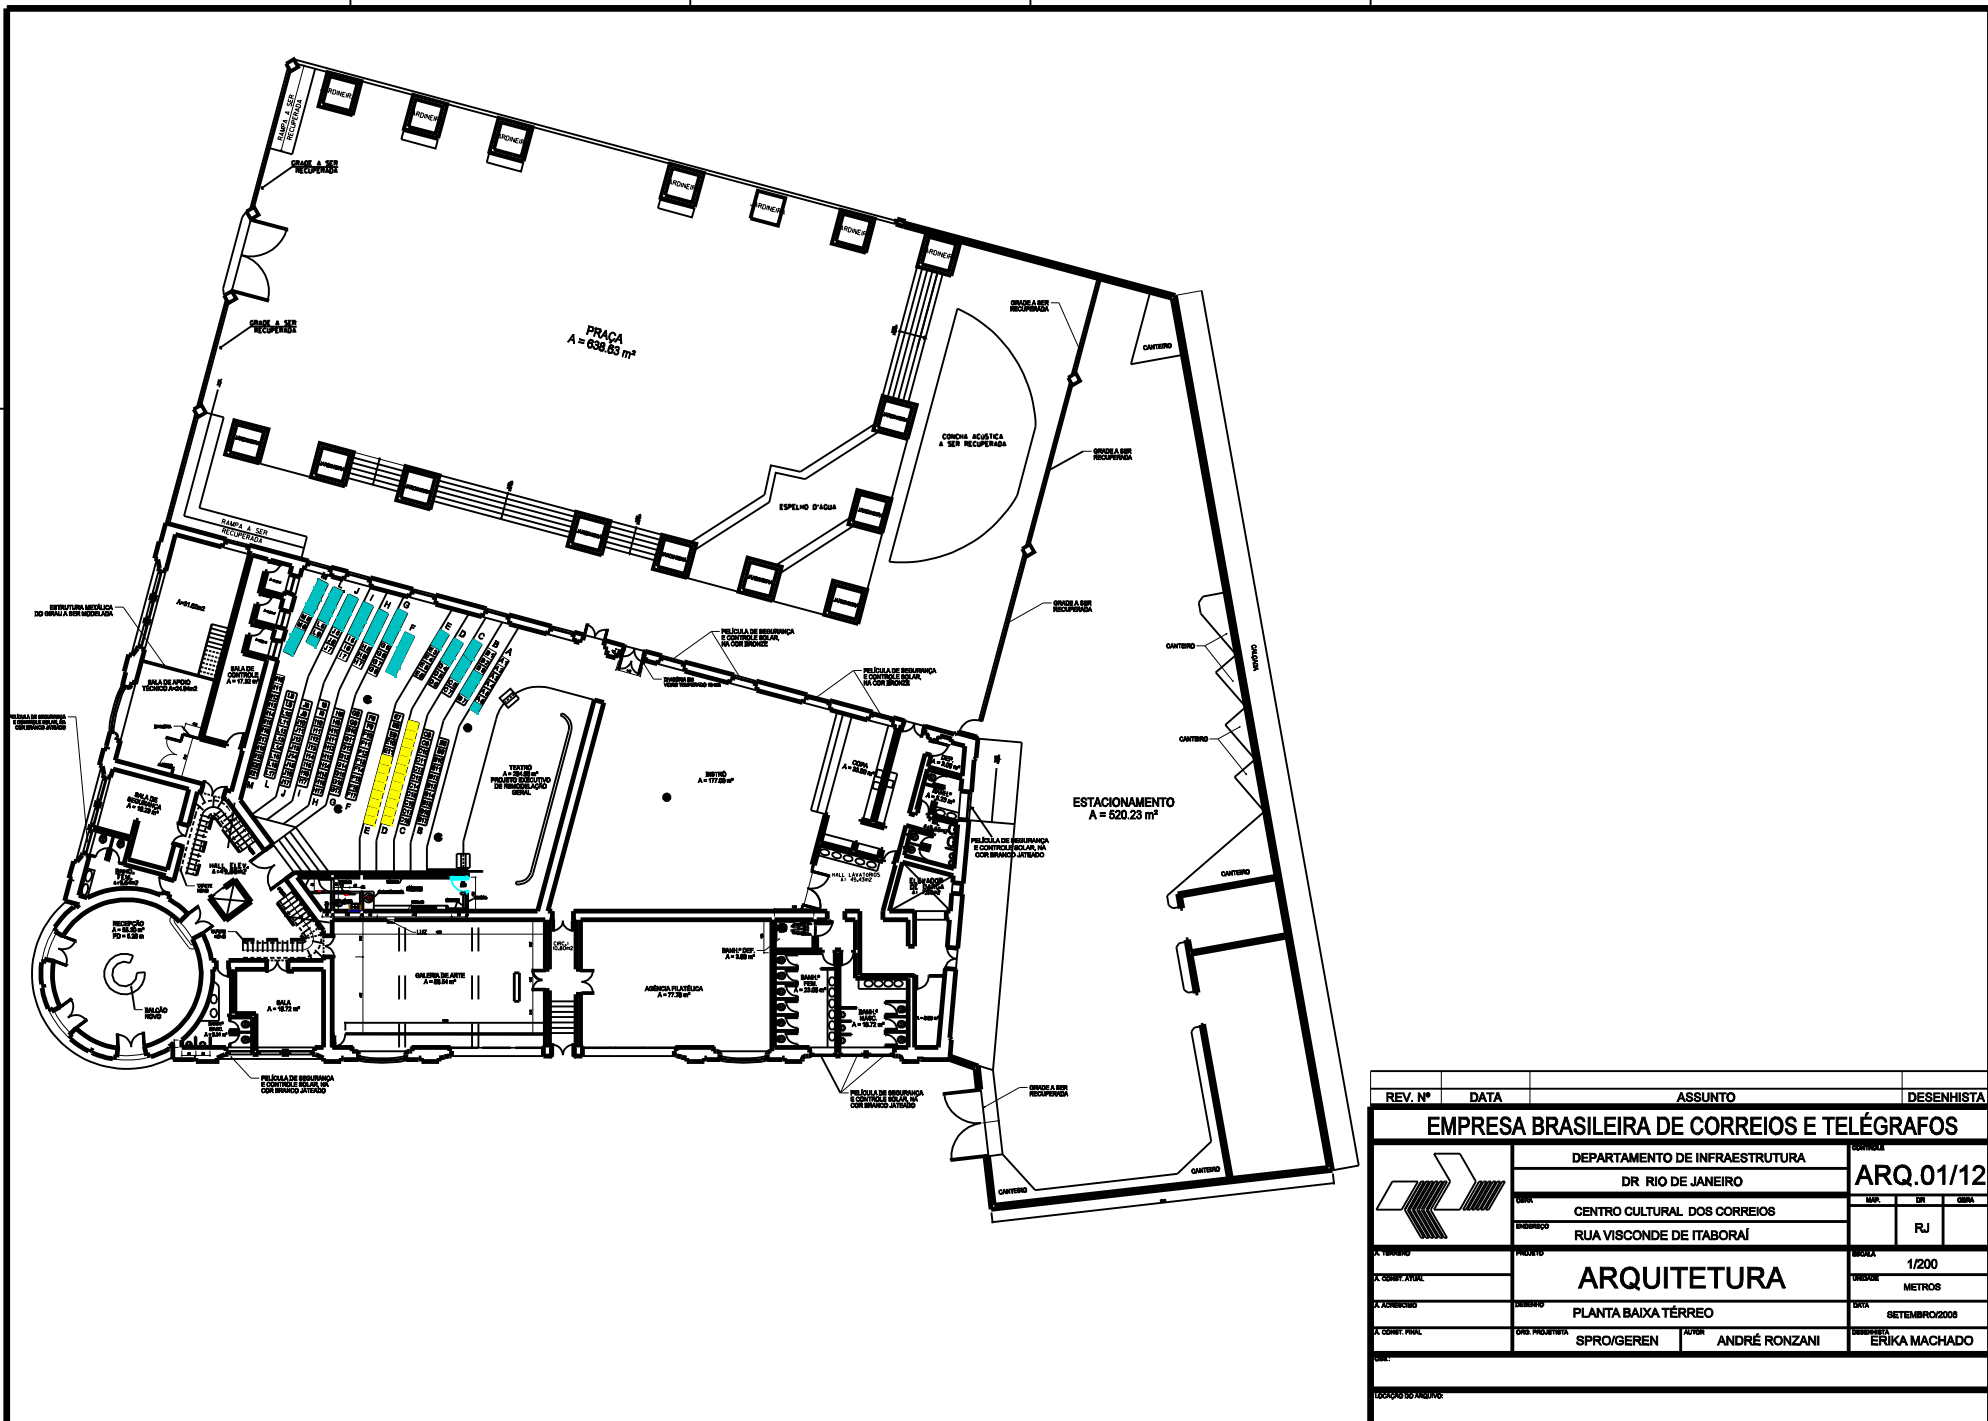


REV. N°	DATA	ASSUNTO	DESENHISTA
EMPRESA BRASILEIRA DE CORREIOS E TELÉGRAFOS			
DEPARTAMENTO DE INFRAESTRUTURA DR RIO DE JANEIRO		ARQ.01/12	
CENTRO CULTURAL DOS CORREIOS RUA VISCONDE DE ITABORAÍ		MAQ.	DEB.
		RJ	
PROJETO	PROJETO	ESCALA	1/200
ARQUITETURA		UNIDADE	METROS
PLANTA BAIXA TÉRREO		DATA	SETEMBRO/2008
PROJETO	PROJETO	AUTOR	ANDRÉ RONZANI
PROJETO	PROJETO	DESENHISTA	ERIKA MACHADO
LOCALIZAÇÃO			

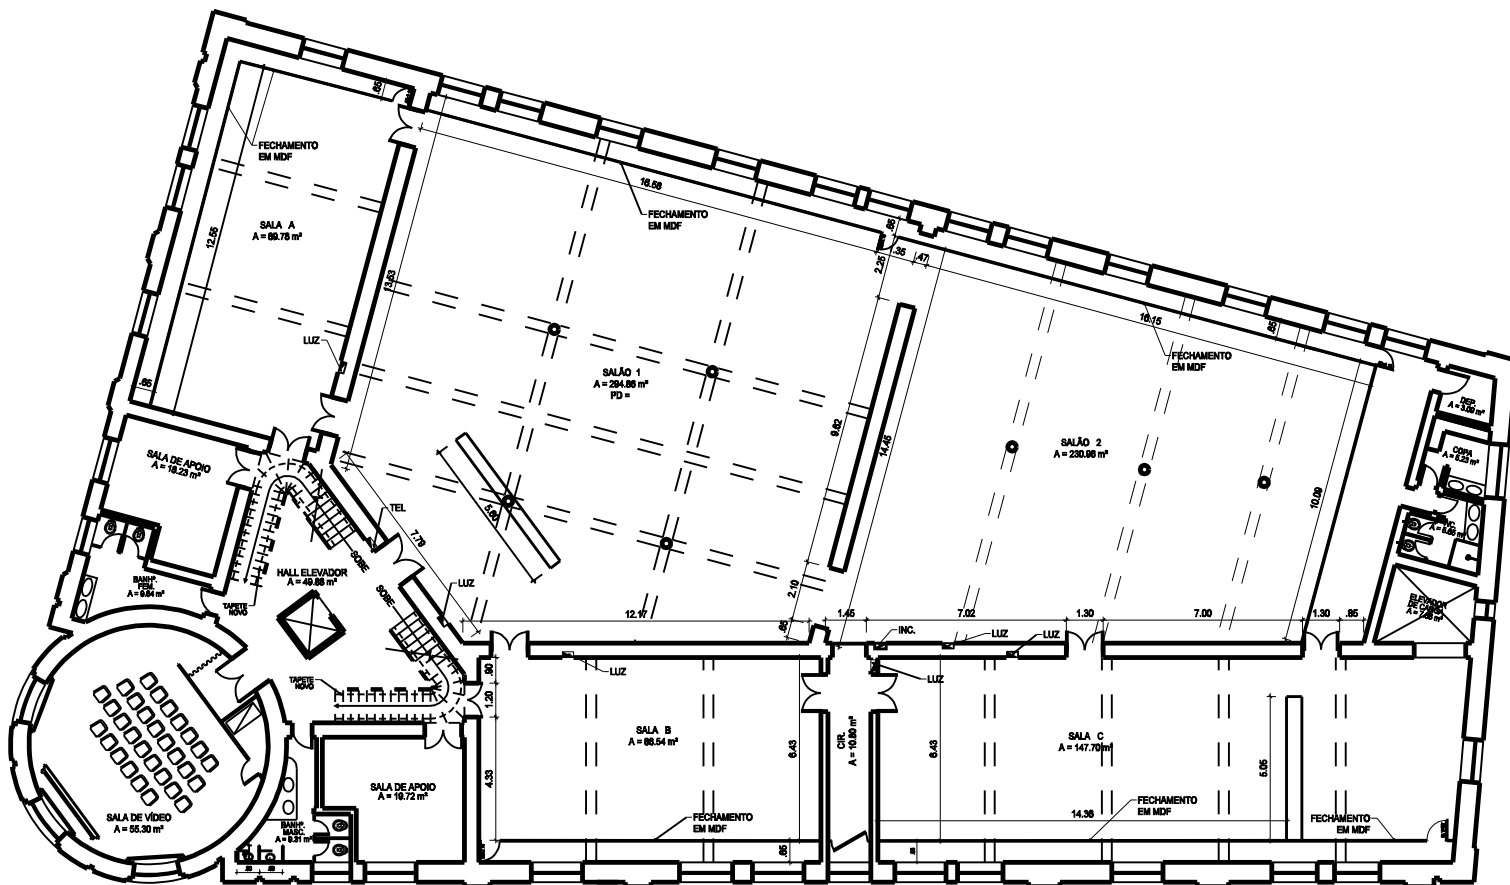

REV. Nº	DATA	ASSUNTO	DESENHISTA
EMPRESA BRASILEIRA DE CORREIOS E TELÉGRAFOS			
		DEPARTAMENTO DE ENGENHARIA	
		DR. RIO DE JANEIRO	
		CENTRO CULTURAL DOS CORREIOS	
		RUA VISCONDE DE ITABORÁ, Nº 20	
ARQUITETURA		ARQ.02/12	
		R.J.	
PLANTA BAIXA 2º PAV		1/125	
		m/s	
		SETEMBRO 2006	
		ERICA MACHADO	
ORÇ. RECIBIDA: SYPHOS/GEREN		AUTOR: ANDRÉ RONZANI	
LOCALIZAÇÃO PROJETO:			

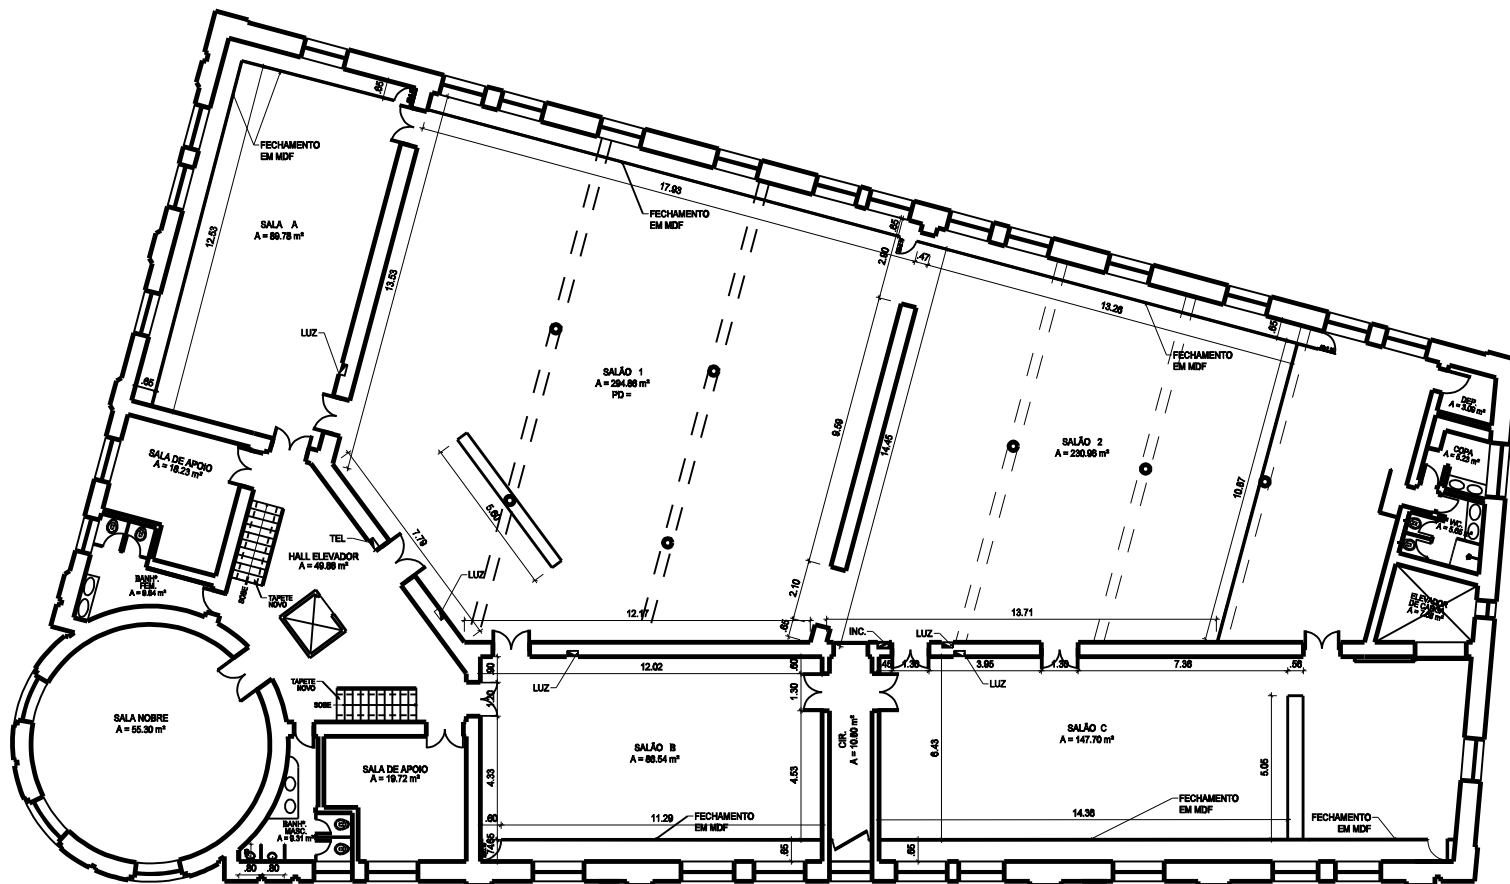

REV. Nº	DATA	ASSUNTO	DESENHISTA
EMPRESA BRASILEIRA DE CORREIOS E TELÉGRAFOS			
		DEPARTAMENTO DE ENGENHARIA	
		DR RIO DE JANEIRO	
		CENTRO CULTURAL DOS CORREIOS	
		RUA VISCONDE DE ITABORAÍ, Nº 20	RJ
		ARQUITETURA	
		PLANTA BAIXA 3º PAV	
		AUTOR ANDRÉ RONZANI	DESENHISTA ERICA MACHADO
<p>COORDENADOR GERAL: _____</p> <p>COORDENADOR DE PROJETO: _____</p> <p>COORDENADOR DE EXECUÇÃO: _____</p>			